


Elektryczny promiennik podczerwieni  
Q=3000W  
U=230V

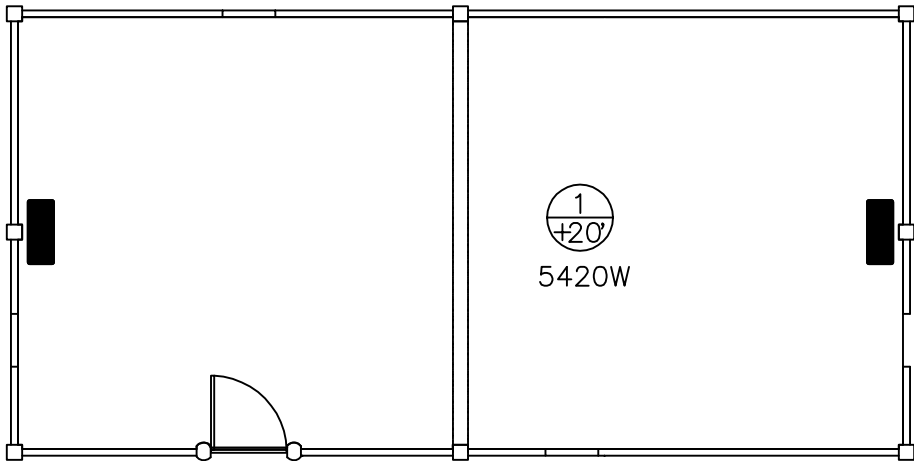

Elektryczny promiennik podczerwieni  
Q=3000W  
U=230V

projektant	mgr inż. Andrzej URBANOWICZ nr upr. SUW 1/96 PDL/IS/1600/01 spec. instalacyjna	Jaćwieskie Centrum Archeologiczne. w Suwałkach, Pawilon nr 3. m. Suwałki, ul. Studzieniczne nr ewid. dz. 20027, 20028.	skala: 1:100
	07.04.2025r.	Instalacja co. Rzut parteru.	C1